


PROJEKT ZAGOSPODAROWANIA TRASY SIECI WODOCIĄGOWEJ
Skala 1:1000

Oznaczenia:

- A-B-C-D-E-F-A, G-H-J-K-G
 - w
 - cNN
 - PW
 - HP
 - SW
 - W
 - G
- granice opracowania
proj. sieć wodociągowa
proj. przył. elektroenerget.
proj. pompownia wodociągowa
proj. hydrant. p.pożarowy
proj. studzienka wodomierzowa
istn. sieć wodociągowa
istn. sieć gazowa

Wykaz działek:
596, 421, 417, 413, 412, 411, 402, 401, 399, 398, 396, 395, 394, 393, 390, 388, 387, 386, 385, 384, 383, 382, 379, 378, 377, 372, 371, 369, 368, 367, 366, 364, 363, 362, 361, 360, 359, 358, 357, 356, 355, 354, 353, 231, 229, 565/1, 508, 492/1

Obiekt:	Sieć wodociągowa we wsi Ubyszów-Zabów	Nr rys.: 1
Adres:	Ubyszów, Gm. Bliżyn, dz. – wg wykazu	Skala: 1:1000
Temat:	Projekt budowlany rozbudowy sieci wodociągowej	Data: 05-2007
Rysunek	Projekt zagospodarowania terenu	
Projektant (sieć wodociągowa)	inż. Cezary Trochimiuk, upr. KI-258/91	
Sprawdzający (sieć wodociągowa)	inż. Dobiesław Śliz, upr. KI-178/90	
Projektant (przył. elektroenerget.)	inż. Jerzy Pilipczuk, upr. KI-119/84	
Sprawdzający (przył. elektroenerget.)	inż. Stefan Różalski, upr. KI-64/83	

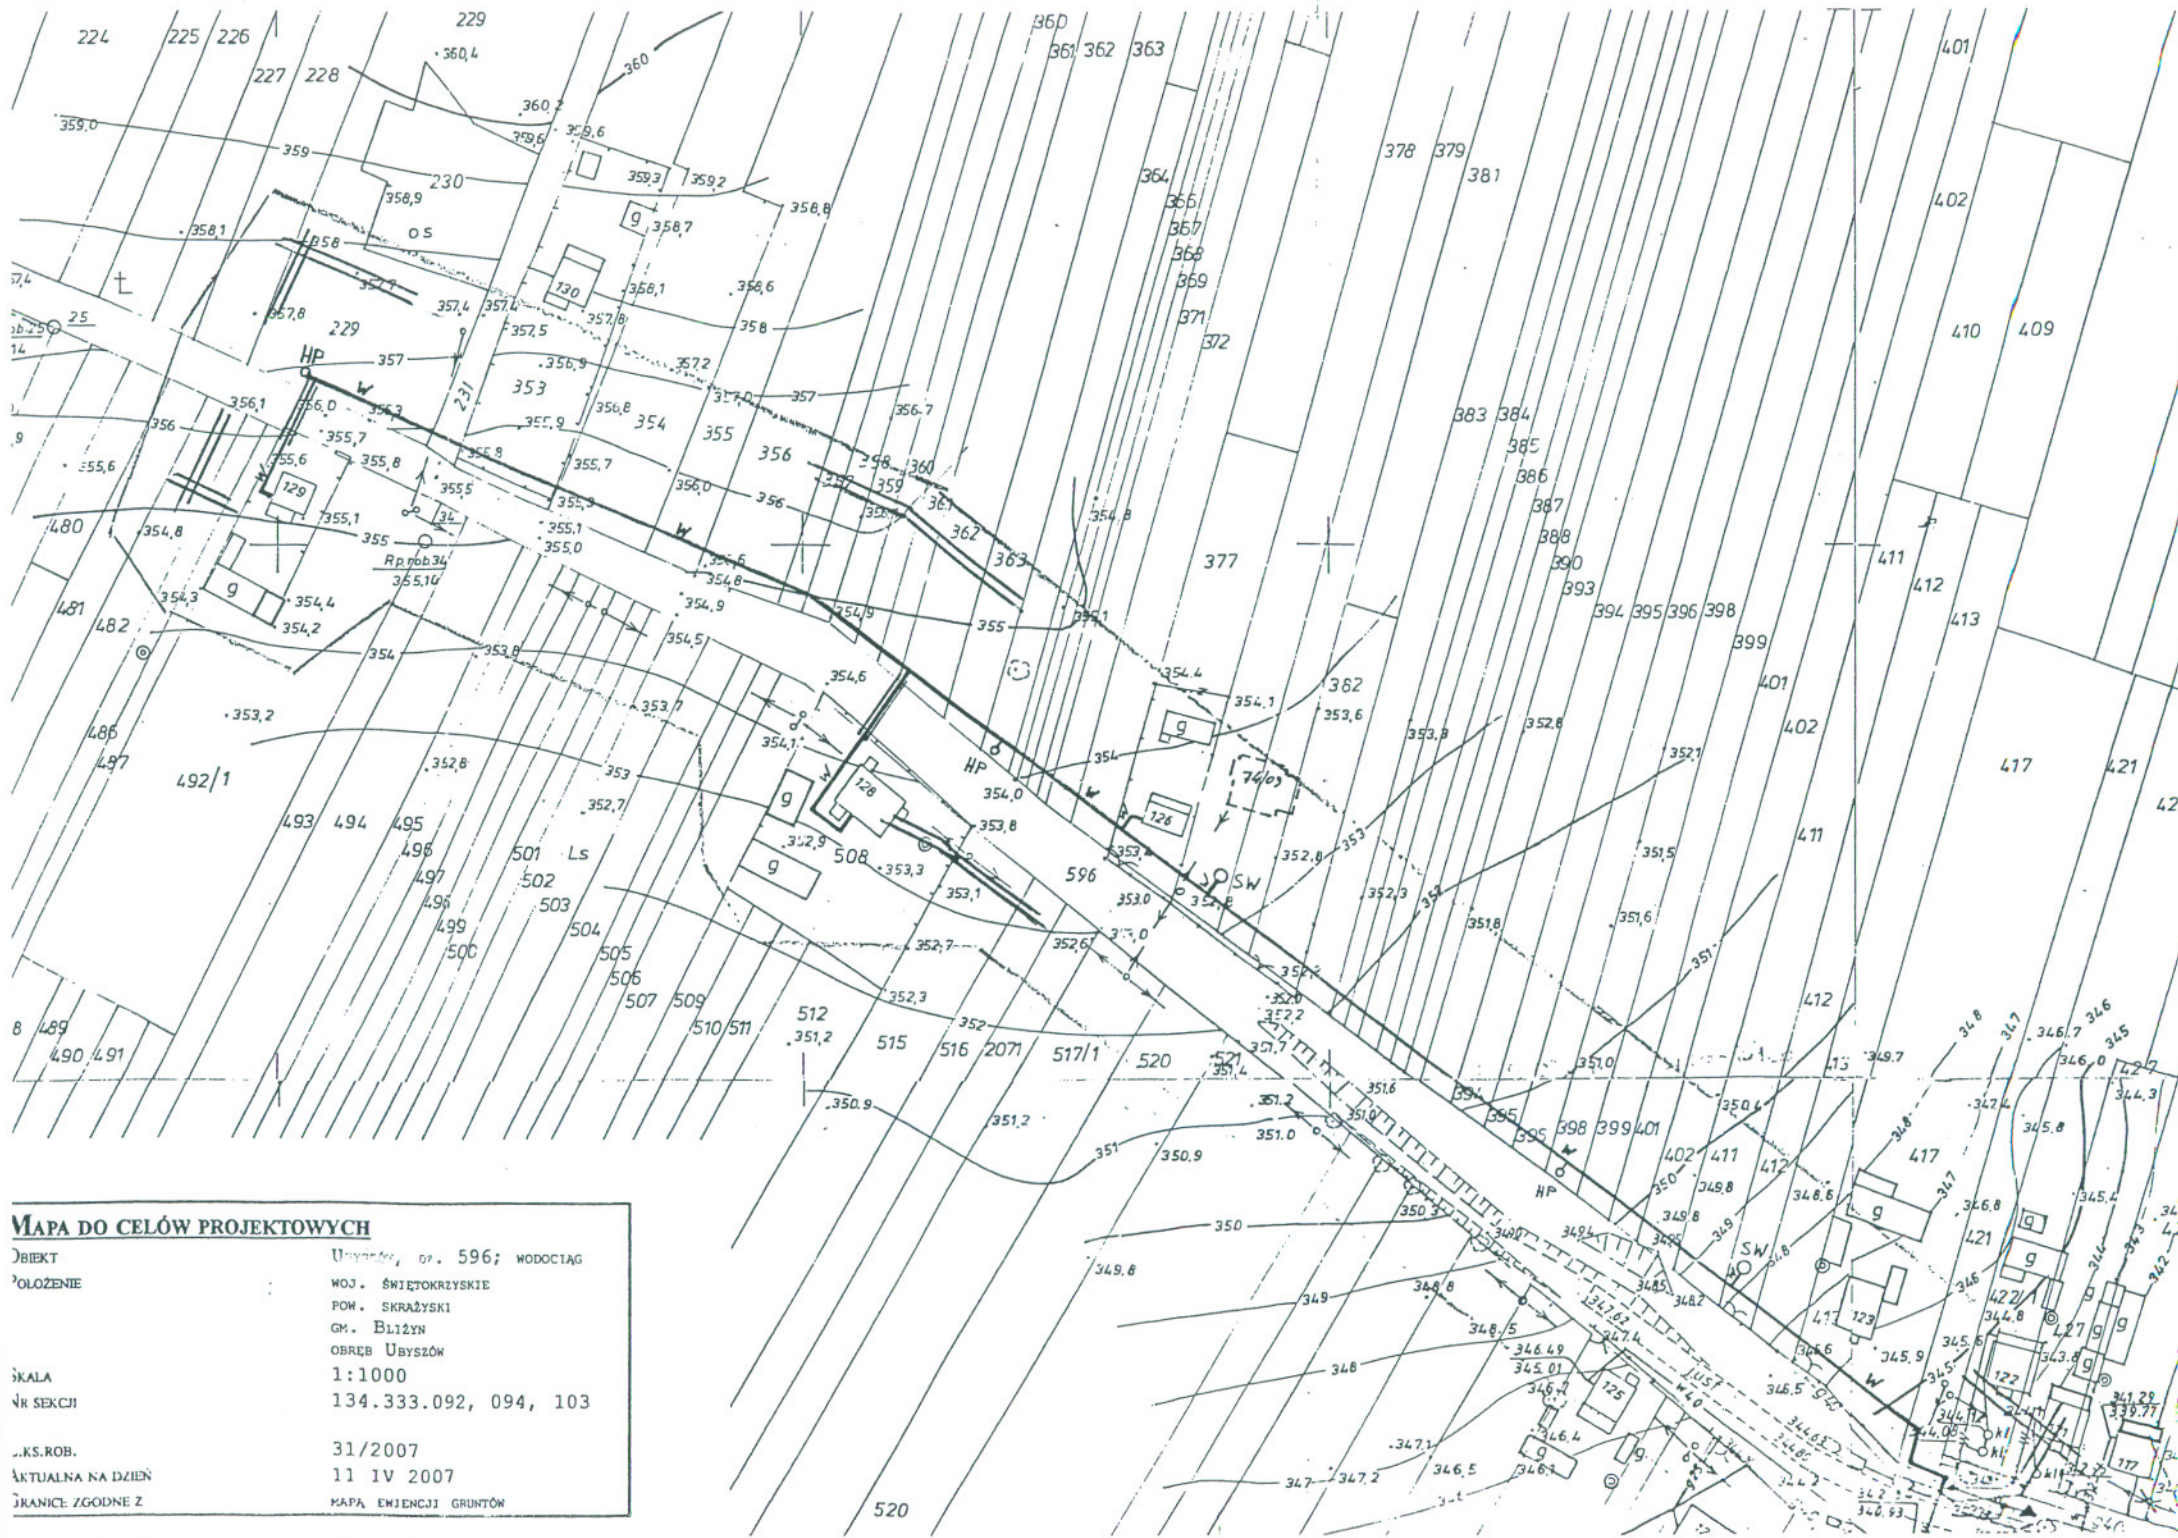

MAPA DO CELÓW PROJEKTOWYCH

DZIEKIET: Umyszów, op. 596; WODOCIĄG
 POŁOŻENIE: WOJ. ŚWIĘTOKRZYSKIE
 POW. SKRAŻYŃSKI
 GM. BLIZYN
 OBRĘB UMYSZÓW

SKALA: 1:1000
 NR SEKCJI: 134.333.092, 094, 103

J.KS.ROB.: 31/2007
 AKTUALNA NA DZIEŃ: 11 IV 2007
 GRANICE ZGODNE Z: MAPA ENJENCJI GRUNTÓW